




1 1NP
MĚŘÍTKO 1 : 50

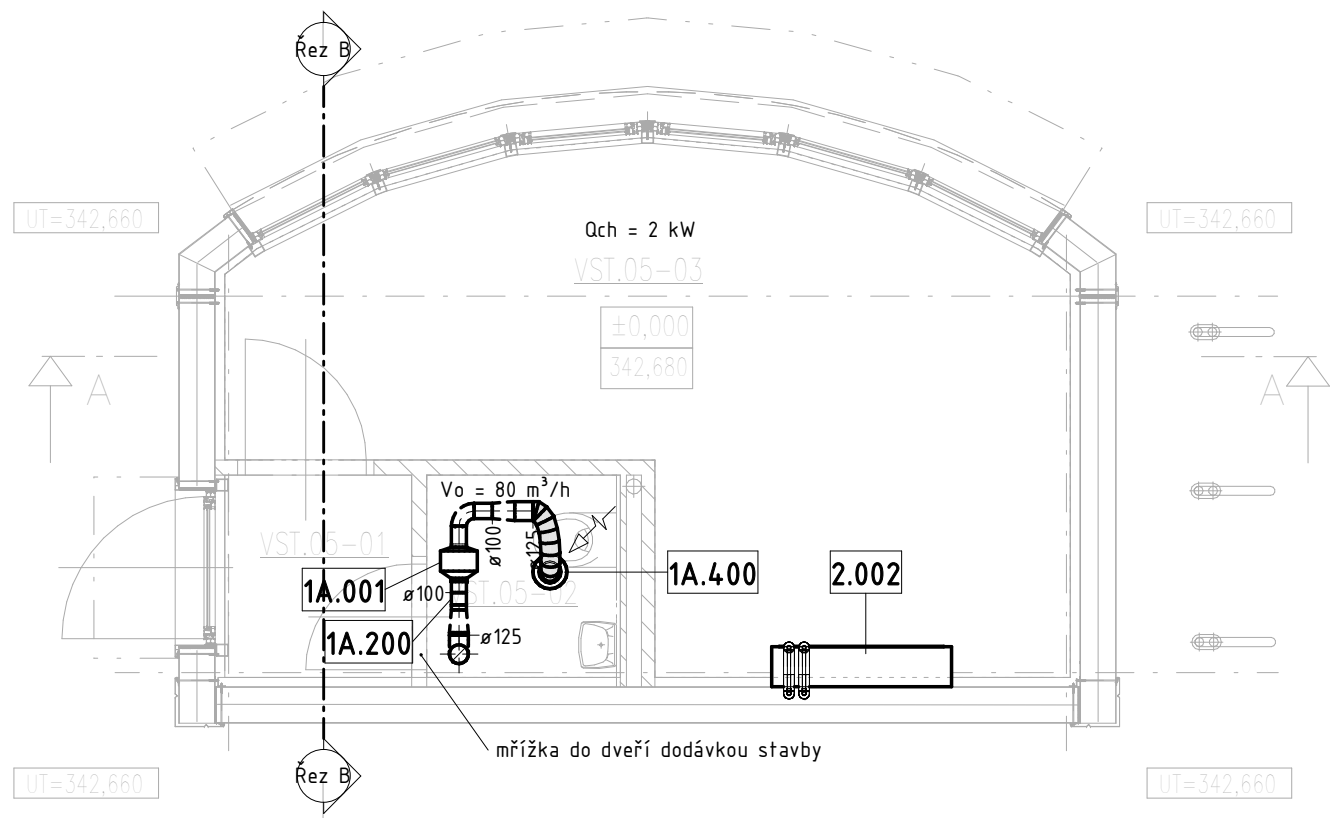

3 Řez B
MĚŘÍTKO 1 : 50

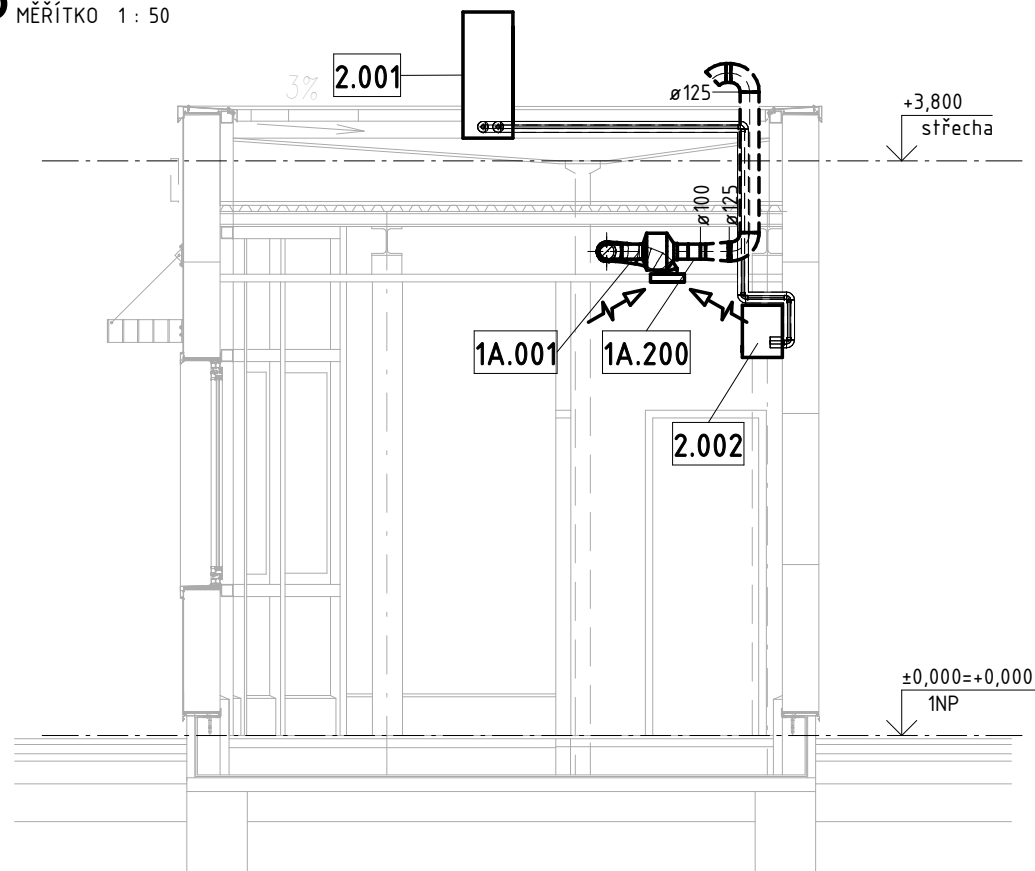

2 střecha
MĚŘÍTKO 1 : 50

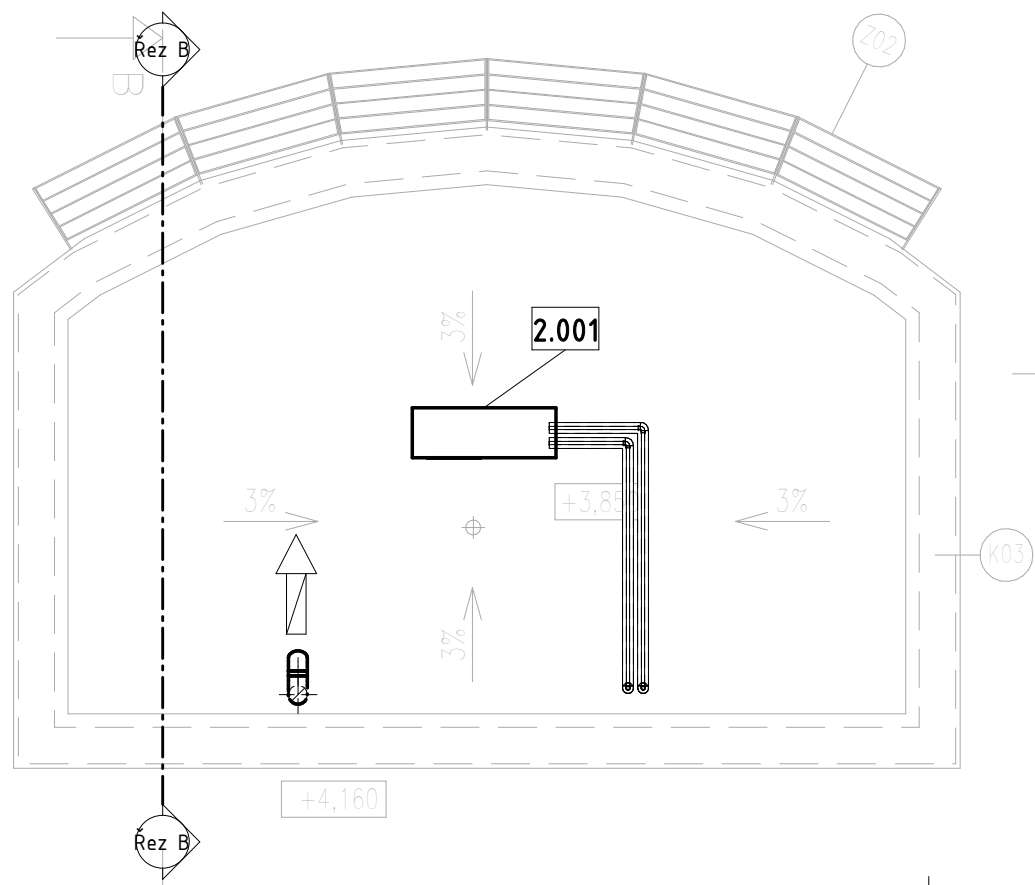

Tabulka prostorů						
Číslo	Název	Plocha	Objem	Vp (m3/h)	Vo (m3/h)	Qch (kW)

VST.05-02	WC	2 m ²	6,71 m ³	0 m ³ /h	80 m ³ /h	0 kW
VST.05-03	Vrátnice	14 m ²	42,66 m ³	0 m ³ /h	0 m ³ /h	2 kW

LEGENDA

———	PŘÍVODNÍ POTRUBÍ		AKUSTICKÁ IZOLACE
-----	ODVODNÍ POTRUBÍ		TEPELNÁ IZOLACE 40mm
001-009	MECHANICKÁ ZAŘÍZENÍ		TEPELNÁ IZOLACE DO PLECHU 60mm
010-099	PŘÍSLUŠENSTVÍ JEDNOTEK		TEPELNÁ IZOLACE KAUKČUK 10mm
100-149	TLUMIČE_VLOŽKY		TEPELNÁ IZOLACE KAUKČUK 20mm
150-199	TLUMIČE		POŽÁRNÍ IZOLACE 30min
200-299	REGULACE		POŽÁRNÍ IZOLACE 45min
300-349	PROTIPOŽÁRNÍ Klapky		POŽÁRNÍ IZOLACE 60min
350-399	POŽÁRNÍ STĚNOVÉ UZÁVĚRY		POŽÁRNÍ IZOLACE 90min
400-699	VÝUSTKY VZDUCHOTECHNIKY		
700	FLEXI POTRUBÍ		
800	IZOLACE POTRUBÍ		
801	IZOLACE_PŘÍSLUŠENSTVÍ		
802	IZOLACE_TVÁROVKY		
803	IZOLACE_POŽÁRNÍ Klapky		
900	TRUBKY_CHLADIVOVÉ		
950	POTRUBÍ_HRANATÉ		
955	POTRUBÍ_SPIRO		

OBJEDNATEL: Plzeňské městské dopravní podniky PMDP		Plzeňské městské dopravní podniky, a.s. Denisovo nábreží 920/12 301 00 Plzeň - Východní Předměstí		
společnost "MP + MMD - Vozovna Slovany", společník 1: METROPROJEKT Praha a.s. nám. I. P. Pavlova 2/1786 120 00 Praha 2 tel.: +420 296 154 105 www.metroprojekt.cz		společník 2: Mott MacDonald CZ, spol. s r. o. Národní 984/15 110 00 Praha 1 tel.: +420 221 412 800 www.mottmac.com		Souprava číslo:
HIP: Ing. Jan Kočí tel.: +420 296 154 401 Stupeň: DPS		Podpis: <i>Kočí</i> Název a účel díla: REKONSTRUKCE VOZOVNY SLOVANY Plzeň, Slovanská alej 35		
Zpracovatelský útvar: S-80 tel.: +420 296 154 400 Vedoucí útvaru: Ing. Jakub Huml		Název částí díla: E. Stavební část - stavební soubory SOD I Provozně-administrativní budova (VST) E.2 TZB		E E.2
Odpovědný projektant: Ing. Petr Zdeněk Vypracoval: Ing. Romana Peitlová Skart. znak: V20/2039 Počet formátů: 3 x A4		Podpis: <i>Zdeněk</i> Název přílohy: SO VST 10-02 VZT, chlazení Vrátnice - Půdorys 1NP, Půdorys střechy, Řez IČD: 19 7246 006 05 07 02		Změna: 109