

LEGENDA SILNOPROUDU:

-
- Zásuvka jednonásobná 230V/16A
-
- Zásuvka jednonásobná 230V/16A, s 3. stupněm ochrany proti přepětí
-
- Zásuvka jednonásobná 230V/16A, chráněná proti přepětí
-
- Podlahová krabice pro vrátnici (společná pro silnoproud a slaboproud)
– náplň ESI: 6x zásuvka 230V/16A pro PC (1x s 3. stupněm ochrany proti přepětí) – z UPS
– podlahová krabice dodávkou slaboproudu
-
- Vývod jednofázový (všeobecně)
-
- Fancoil
-
- Klima jednotka
-
- Napájecí vývod pro ventilátor
-
- El. zásobník
-
- Vyhřívání dešťových vpustí
-
- Tlačítko pro nouzové vypnutí elektroinstalace (Central/TotalSTOP)
-
- Tlačítko areálového osvětlení
-
- Rozvaděč silnoproudu (dodávka silnoproudu)

Proudová soustava a napětí:

- 3NPE, 400/230V, 50Hz, TN–S


LEGENDA OSVĚTLENÍ:

-
- B1: Stropní/nástěnné LED svítidlo 32W, ϕ =3400lm, T_c =4000K, R_a >80, elektronický předřadník, IP50
-
- K1: Stropní přisazené LED svítidlo 40W, ϕ =4400lm, T_c =4000K, R_a >80, elektronický předřadník, IP40
-
- NeA: Přisazené LED nouzové svítidlo, integrovaný nouzový zdroj, symetrická optika, IP65
-
- Jednopolový vypínač
-
- Sériový vypínač


POZNÁMKY:

- Proudová soustava a napětí:
 - 1NPE, 230V, 50Hz, TN–S
- Finální pozice viditelných koncových prvků resp. dvířek či mřížek viz společná částí dokumentace C.5 Vnitřní koordinace.
- V případě většího počtu ovladačů v jednom místě budou umístovány pod sebou do svislého vícerámečku.
- Výška osazení ovladačů osvětlení: +1,1m nad čistou podlahou (střed přístroje, popř. vícerámečku).

Technologické a zásuvkové rozvody

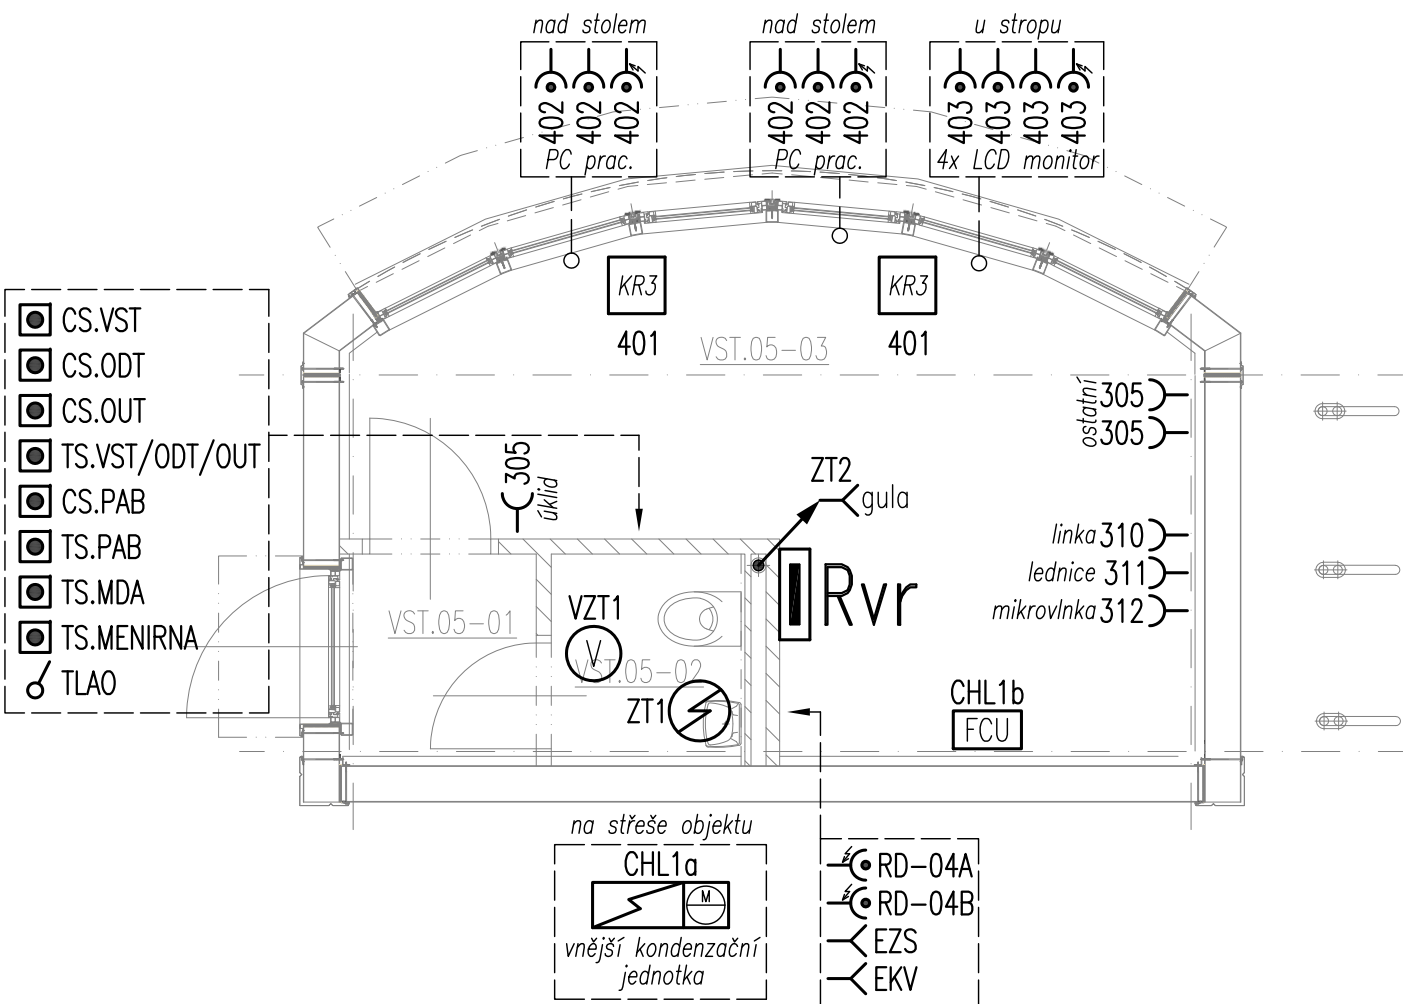

Světelné rozvody

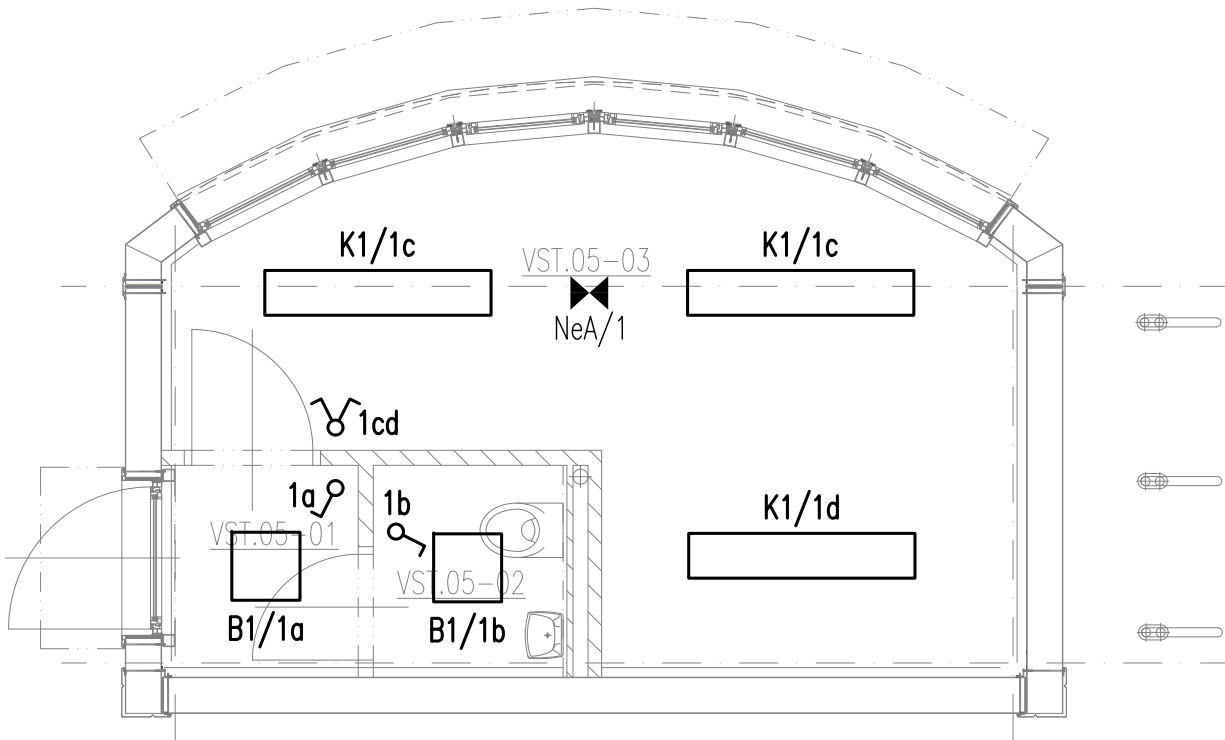

OBJEDNATEL:		Plzeňské městské dopravní podniky, a.s. Denisovo nábreží 920/12 301 00 Plzeň - Východní Předměstí	
společnost "MP + MMD - Vozovna Slovany", společník 1: METROPROJEKT Praha a.s. nám. I. P. Pavlova 2/1786 120 00 Praha 2 tel.: +420 296 154 105 www.metroprojekt.cz		společník 2: Mott MacDonald CZ, spol. s r.o. Národní 984/15 110 00 Praha 1 tel.: +420 221 412 800 www.mottmac.com	
HIP: Ing. Jan Kočí tel.: 296 154 401 Stupeň: DPS		Podpis: [Signature] Název a účel díla: REKONSTRUKCE VOZOVNY SLOVANY Plzeň, Slovanská alej 35	
Zpracovatelský útvar: tel.: +420 296 154 158 Vedoucí útvaru: Ing. Jan Kahuda		Název částí díla: E. Stavební část - stavební soubory SOD I Objekty vrchní stavby (VST) E.2 TZB SO VST 05 Budova vrátnice	
Odpovědný projektant: Ing. Radek Procházka Vypracoval: David Janura Skart. znak: V20/2039 Počet formátů: 3x A4		Podpis: [Signature] Název přílohy: SO VST 10-04 Silnoproudé rozvody SO VST 10-05 Osvětlení PŮDORYSNÉ ŘEŠENÍ	
Datum: 11/2019		Změna: - Číslo příl.: 201	
Měřítko: 1:50		IČD: 19 7246 006 05 07 04-05	