



VODOMĚRNÁ ŠACHTA 1200X3600


PŮDORYSNÝ ŘEZ 1-1 M 1:25 STROP

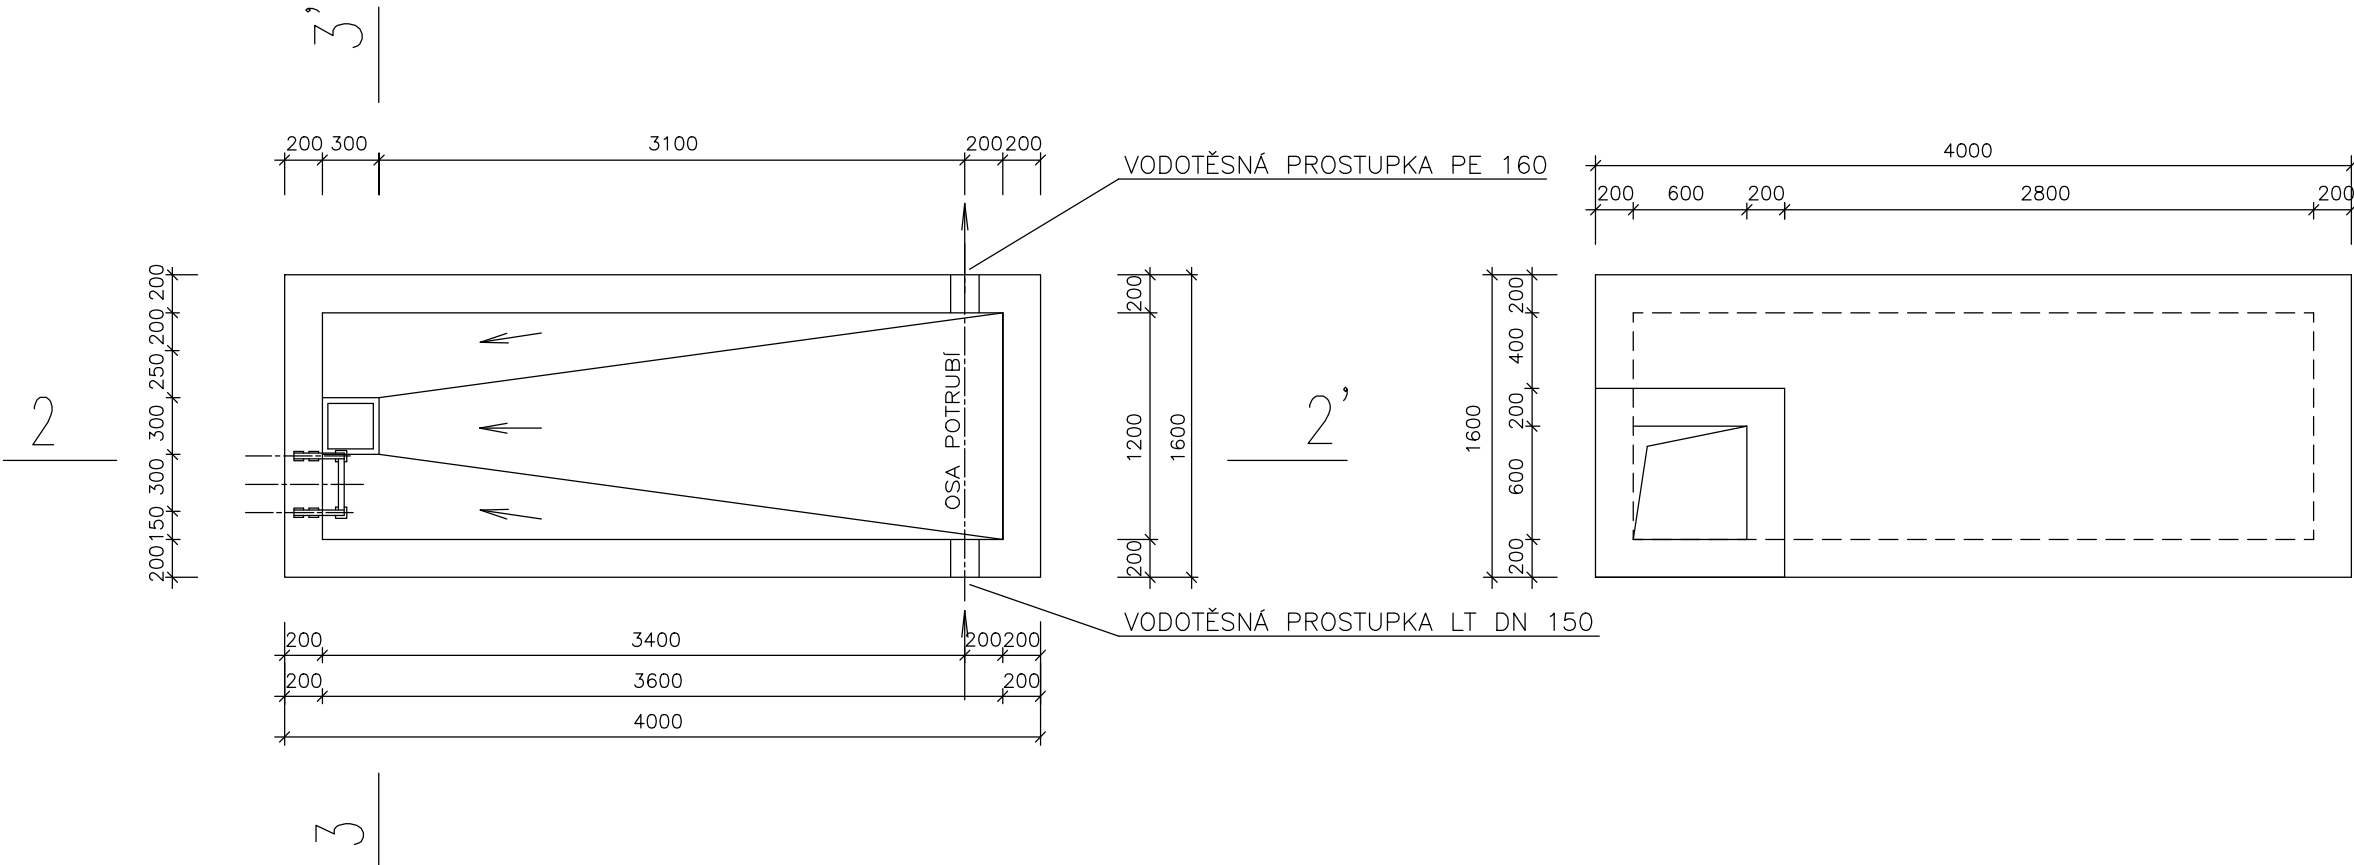

ŘEZ 2-2'

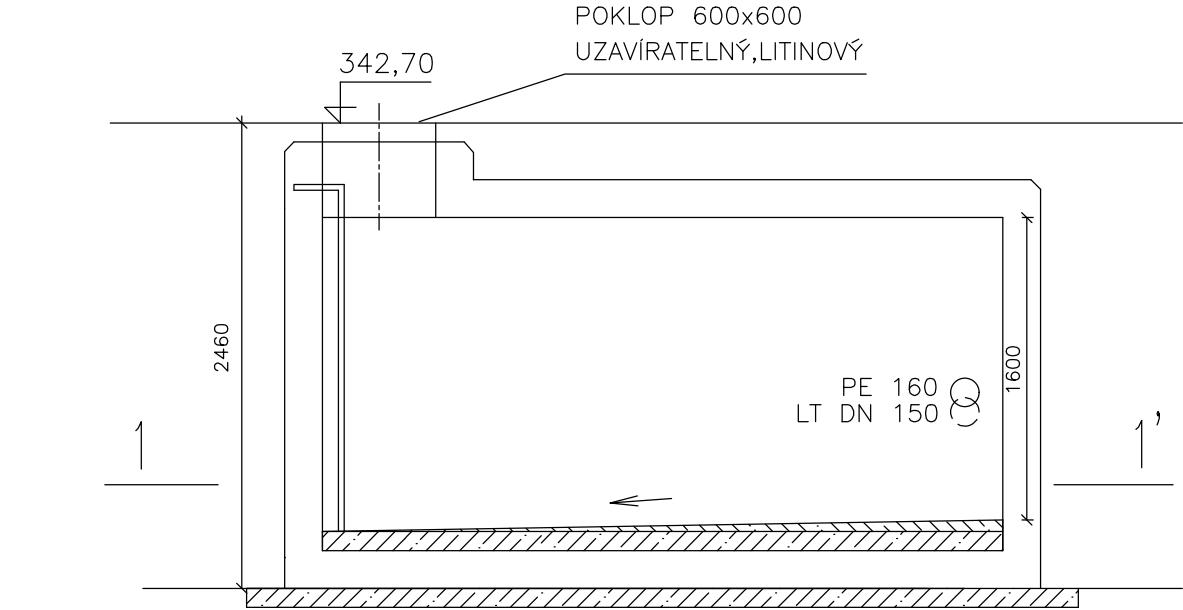

ŘEZ 3-3'

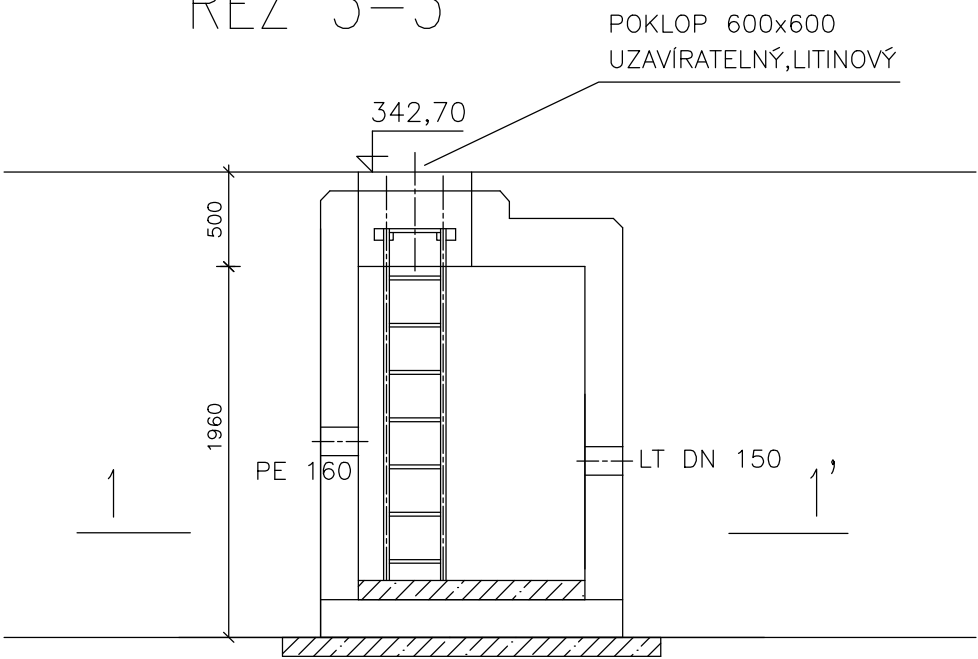

OBJEDNATEL:		Plzeňské městské dopravní podniky, a.s. Denisovo nábřeží 920/12 301 00 Plzeň - Východní Předměstí	
společnost "MP + MMD - Vozovna Slovany", společník 1:		společník 2:	
<b>METROPROJEKT Praha a.s.</b> nám. I. P. Pavlova 2/1786 120 00 Praha 2 tel.: +420 296 154 105 www.metroprojekt.cz		<b>Mott MacDonald CZ, spol. s r.o.</b> Národní 984/15 110 00 Praha 1 tel.: +420 221 412 800 www.mottmac.com	
Souprava číslo:			
HIP: Ing. Jan Kočí tel.: 296 154 401 Stupeň: DPS		Podpis: Název a účel díla: <b>REKONSTRUKCE VOZOVNY SLOVANY</b> <b>Plzeň, Slovanská alej 35</b>	
Zpracovatelský útvar: tel.: +420 296 154 400 Vedoucí útvaru: Ing. Jakub Huml		Název části díla: <b>E. Stavební část - stavební soubory</b> <b>SOD I Objekty vrchní stavby (VST)</b> <b>E.4 Trubní sítě</b> <b>SO VST 16/2 Vodovod - přípojka areálu DN 150</b>	
Odpovědný projektant: Ing. Lenka Janoutová Vypracoval: Ing. Lenka Janoutová		Podpis: Název přílohy: <b>Výkres šachty</b>	
Skart. znak: V20/2039 Počet formátů: 3xA4		Datum: 11/2019 Měřítko: 1:25 IČD: 19 7246 006 05 09 01b	
		Změna: - Číslo příl.: 005	